


取付管	申請 日報	取付管住所及び使用者氏名	施工業者
年月日	年 月 日		
取付管新設等工事			
草下取新第	号		印

平面図 縮尺free



縦断面図 縮尺free

TYPE1

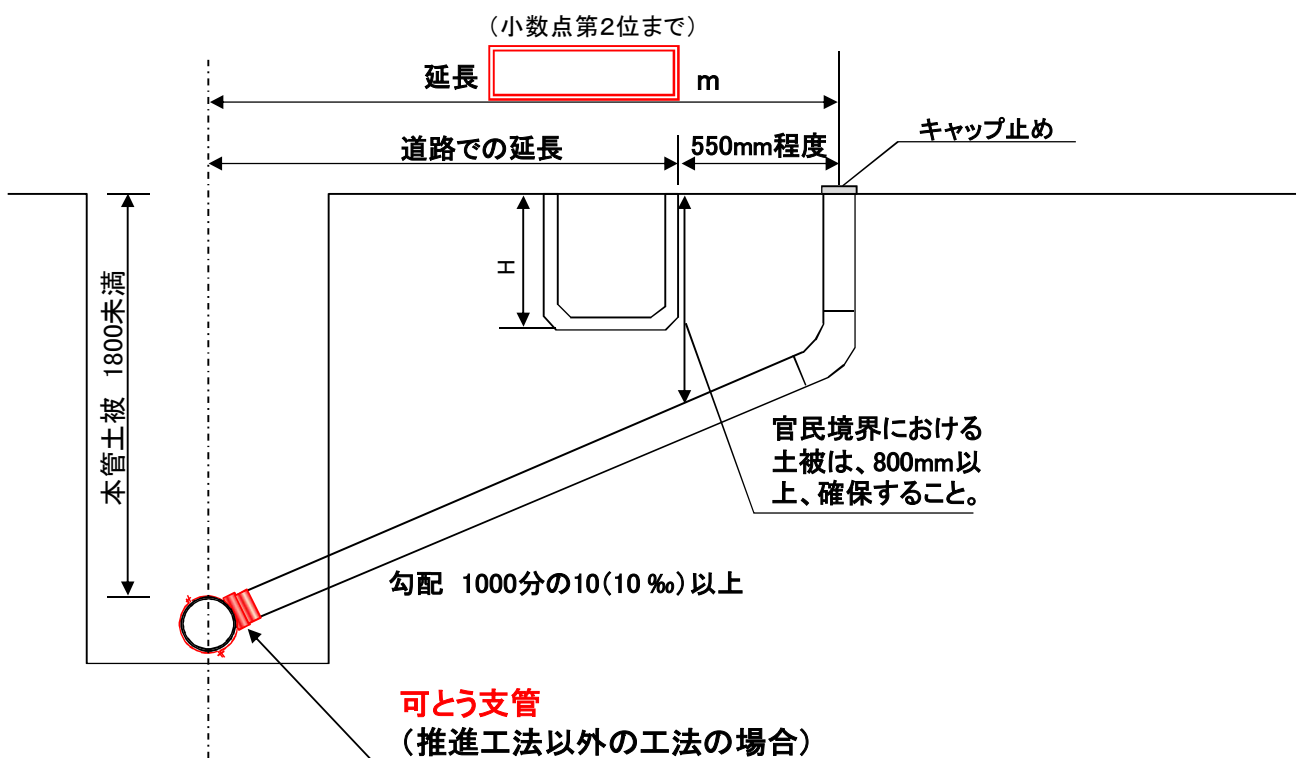

取付管	申請 日報	取付管住所及び使用者氏名	施工業者
年月日	年 月 日		
取付管新設等工事			
草下取新第	号		


印

平面図 縮尺free



縦断面図 縮尺free

TYPE2

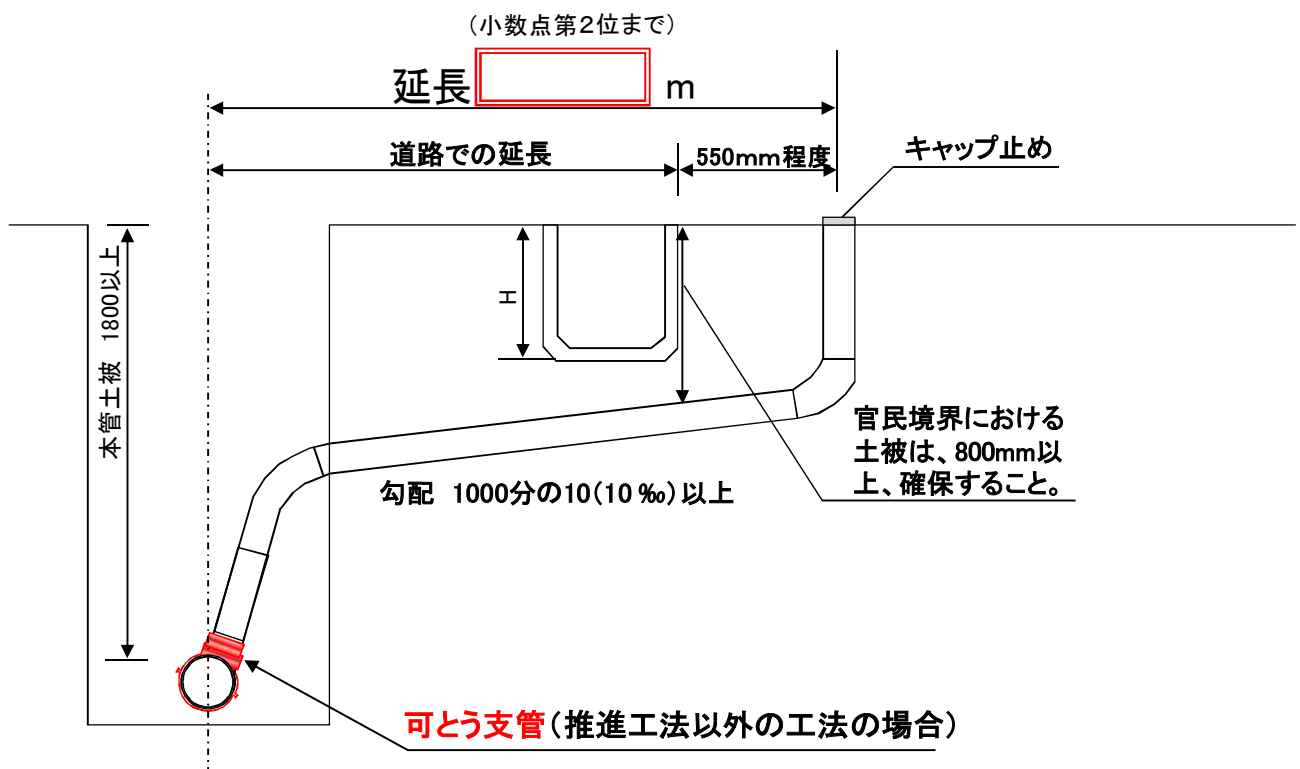


取付管	申請 日報	取付管住所及び使用者氏名	施工業者
年月日	年 月 日		
取付管新設等工事			
草下取新第	号		印

平面図 縮尺free



縦断面図 縮尺free

TYPE3

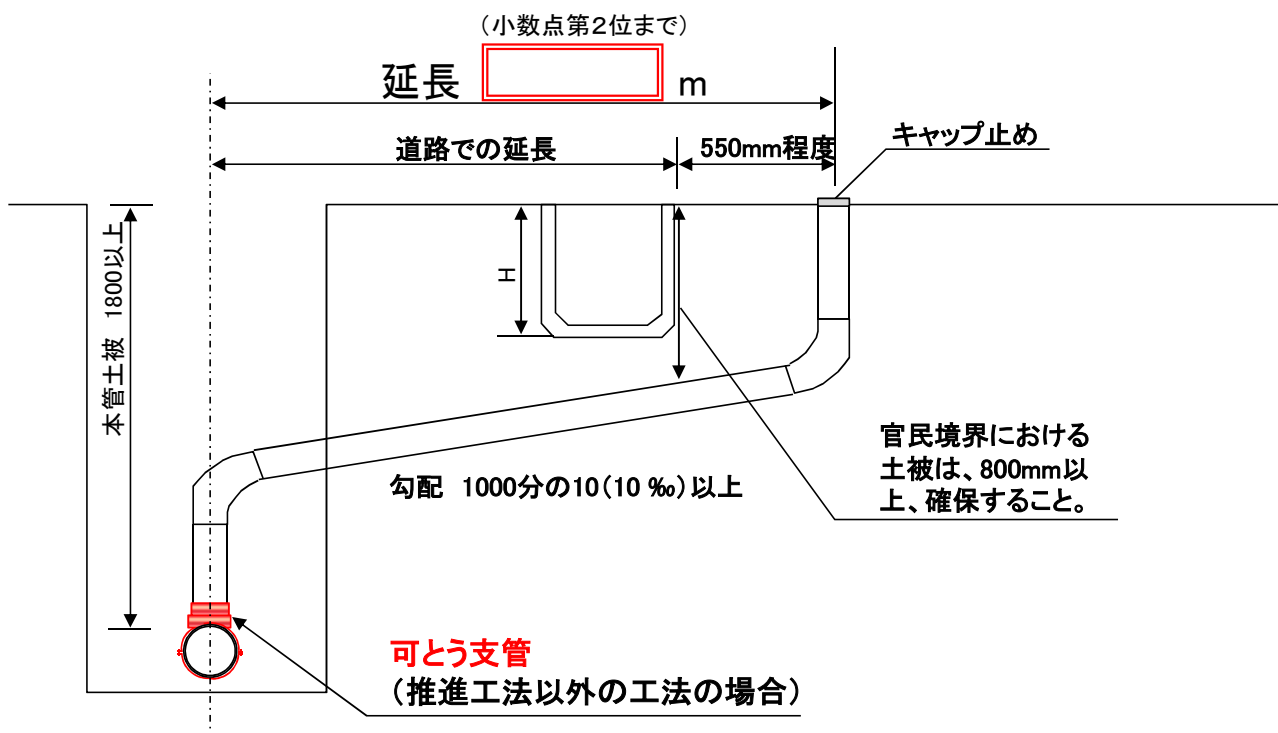

取付管	申請	日報	取付管住所及び使用者氏名	施工業者	
年月日	年	月			日
取付管新設等工事					
草下取新第	号				


印

平面図 縮尺free



縦断面図 縮尺free

TYPE4

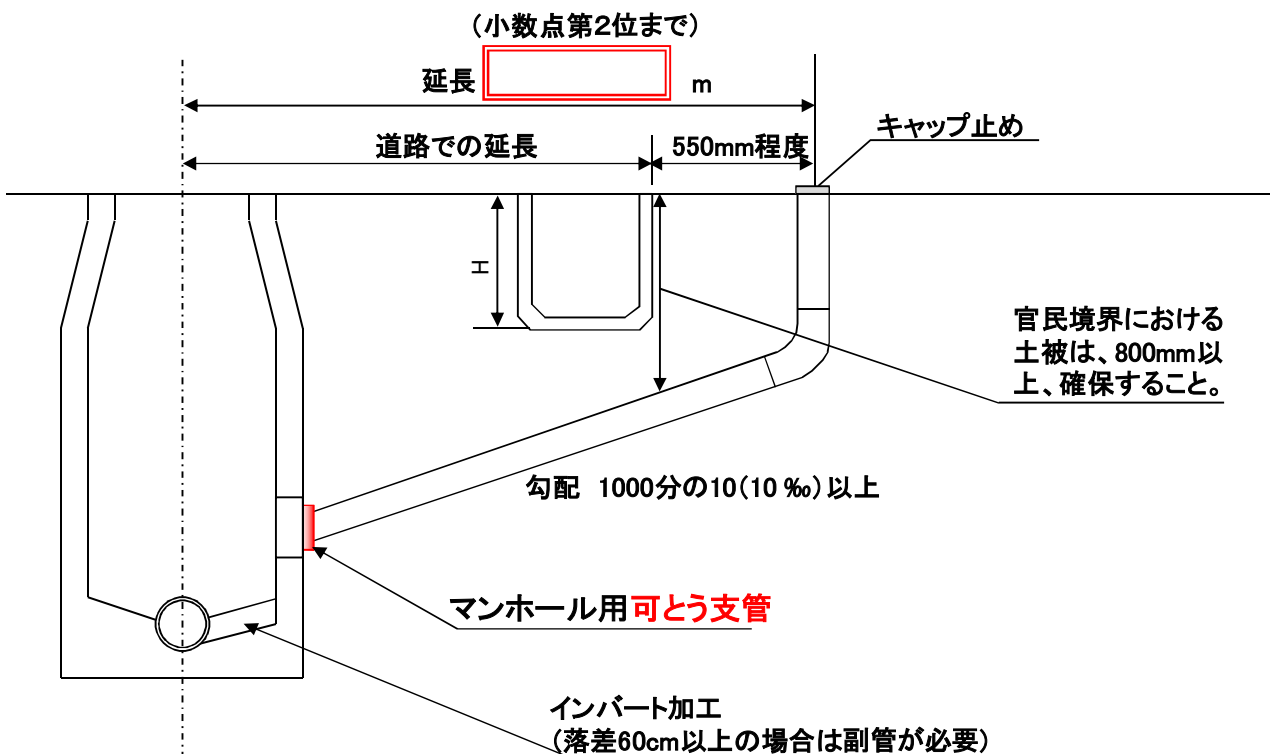


取付管	申請 日報	取付管住所及び使用者氏名	施工業者
年月日	令和〇〇年△月□日	草加市〇△一丁目12番5号	草加市〇△三丁目5番10号
取付管新設等工事		株式会社〇〇不動産	有限会社 〇〇設備
草下取新第 00 号		代表取締役 草加 太郎	印

記入見本



平面図 縮尺free

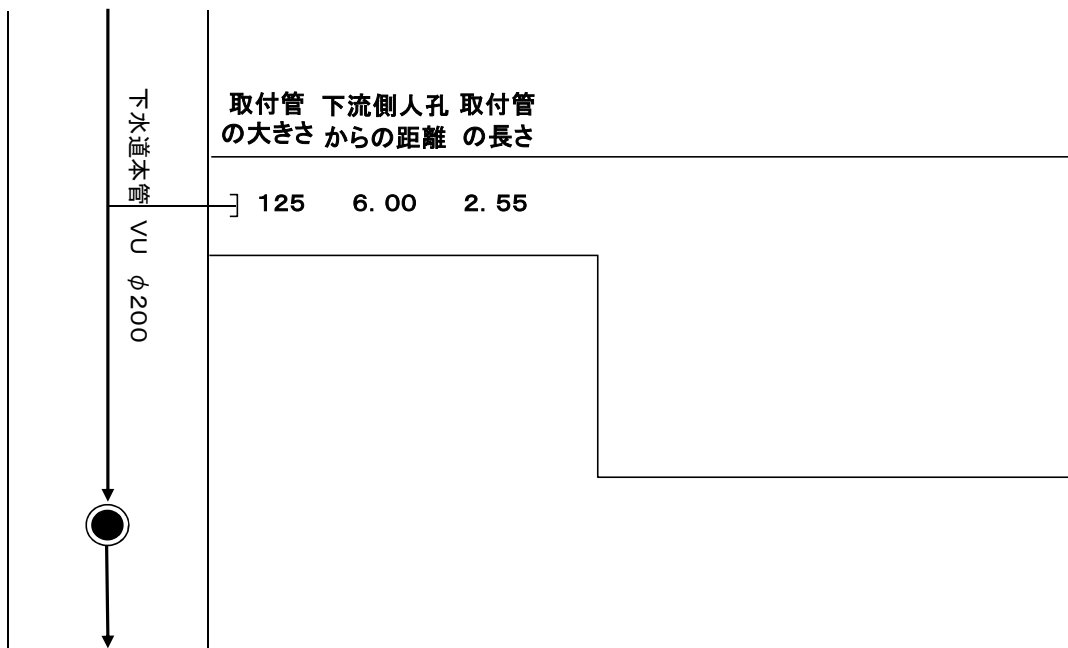

縦断面図 縮尺free

TYPE1

